
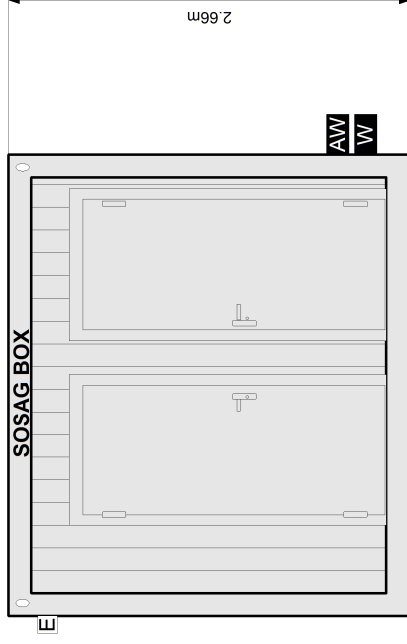


**Infos:**

- 2 Aussentüren 80cm Standard
- 1 Innentüre Metall
- 3 Sanitärfenster 60x40cm
- Isolation 100mm
- ca. 2m Trennwand bis Decke
- ca. 1m Trennwand offen
- Innenwände mit PVC verkleidet  
(vor Jahrgang 2020 Cetriss weiss)
- Elektroinstallation
  - 1 FL Lampe 1x36W
  - 2 Rundleuchten
  - 2 Lichtschalter/Steckdosen
  - 4 Steckdose 230V Heizung/Boiler
- Sanitärinstallation
  - 2 WC-Becken
  - 2 Urinal mit 1 Trennwand
  - 1 Waschrinne mit 2 Kristallspiegel
  - 1 Lavabo mit Kristallspiegel
  - 1 Boiler 30lt.
  - 1 Untertischspeicher
  - 1 Bodenablauf
  - 1 Druckreduzierventil
- Farbe RAL 7035 (lichtgrau)  
(Aussenwände und Rahmen)

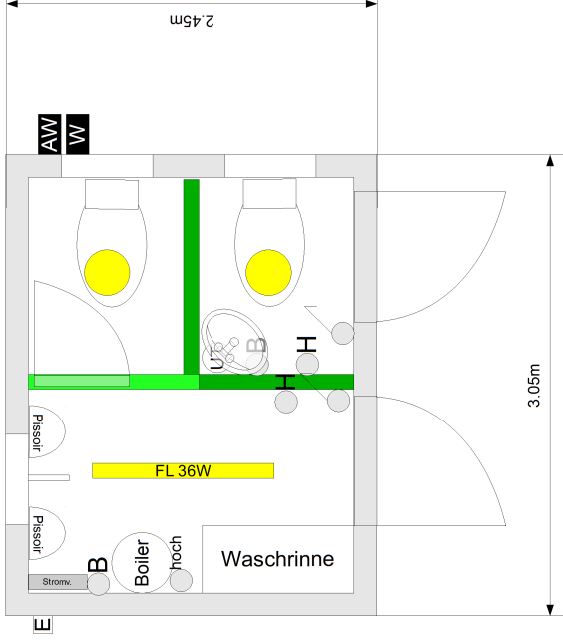

**Schalter/Steckdose**

- 85 Steckdose ca. 85cm ab Boden
- 30 Steckdose ca. 30cm ab Boden
- H Steckdose Heizung
- K Steckdose Klimaanlage
- 3f Steckdose 3fach
- B Steckdose Boiler
- AW Abwasser
- W Wasseranschluss

- Trennwand oben offen
- Trennwand bis Decke

**Stromanschluss Eingang/Ausgang**

- E/A

**SOSAG BOX TR WCE2**  
L:3.05xB:2.45xH:2.66m

Massstab: 1:50  
Gezeichnet: SM 08.03.2016  
Geändert: -

SOSAG Baugeräte AG  
Allmendstrasse 3, 8422 Pfungen  
Tel. 052 315 39 22  
info@sosag.ch

**Standard-Grundriss**