
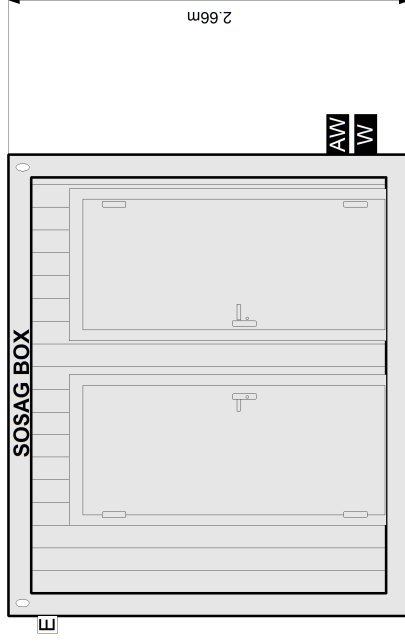


Infos:

- 2 Aussentüren 80cm Standard
- 1 Innentüre Metall
- 3 Sanitär-Kipfenster 60x40cm
- Isolation Mineralwolle 100mm rundum
- ca. 2m Trennwand bis Decke
- ca. 1m Trennwand offen
- Innenwände mit PVC-Platten verkleidet (vor Jahrgang 2020 Cetriss weiss)
- Elektroinstallation
 - 1 FL Lampe 1x36W
 - 2 Rundleuchten
 - 2 Lichtschalter/Steckdosen
 - 4 Steckdosen 230V für Heizung und Boiler
- Sanitärinstallation
- Damen
 - 1 WC-Becken mit Spülkasten
 - 1 Lavabo mit 1 Kristallspiegel
 - 1 Unterschmeißer 5 Liter
 - 1 Druckreduzierventil
- Herren
 - 1 WC-Becken mit Spülkasten
 - 2 Urinal mit 1 Trennwand
 - 1 Waschrinne mit 2 Kristallspiegel
 - 1 Boiler 30 Liter
 - 1 Bodenablauf
 - 1 Druckreduzierventil
- Lackiert im Farbton RAL 7035 Lichtgrau (Aussenwände und Rahmen)

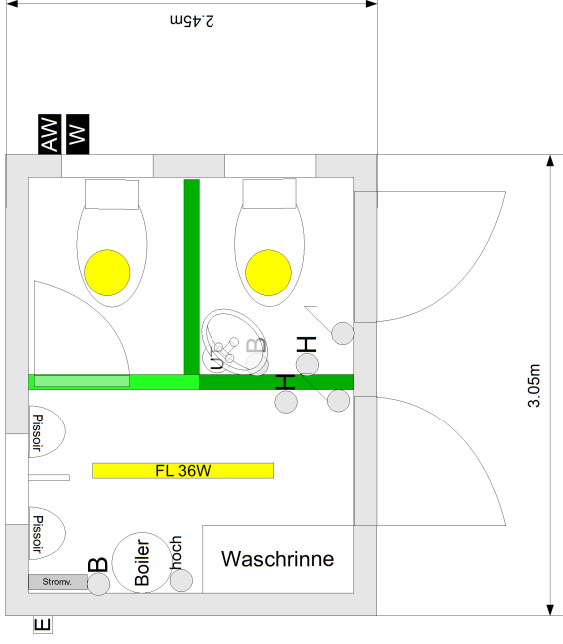

Schalter/Steckdose

- 85 Steckdose ca. 85cm ab Boden
- 30 Steckdose ca. 30cm ab Boden
- H Steckdose Heizung
- K Steckdose Klimaanlage
- 3f Steckdose 3fach
- B Steckdose Boiler
- AW Abwasser
- W Wasseranschluss

Stromanschluss Eingang/Ausgang

- Trennwand oben offen
- Trennwand bis Decke

SOSAG BOX TR WCE2 D/H

L:3.05xB:2.45xH:2.66m

Standard-Grundriss

Massstab: 1:50
Gezeichnet: SM
Geändert: -
08.03.2016

SOSAG Baugeräte AG
Allmendstrasse 3, 8422 Pfungen
Tel. 052 315 39 22
info@sosag.ch